


工程名称：惠安县社会福利中心项目
 建设单位：惠安县社会福利中心
 设计单位：福建省千亿建筑设计有限公司
 设计日期：2016年05月


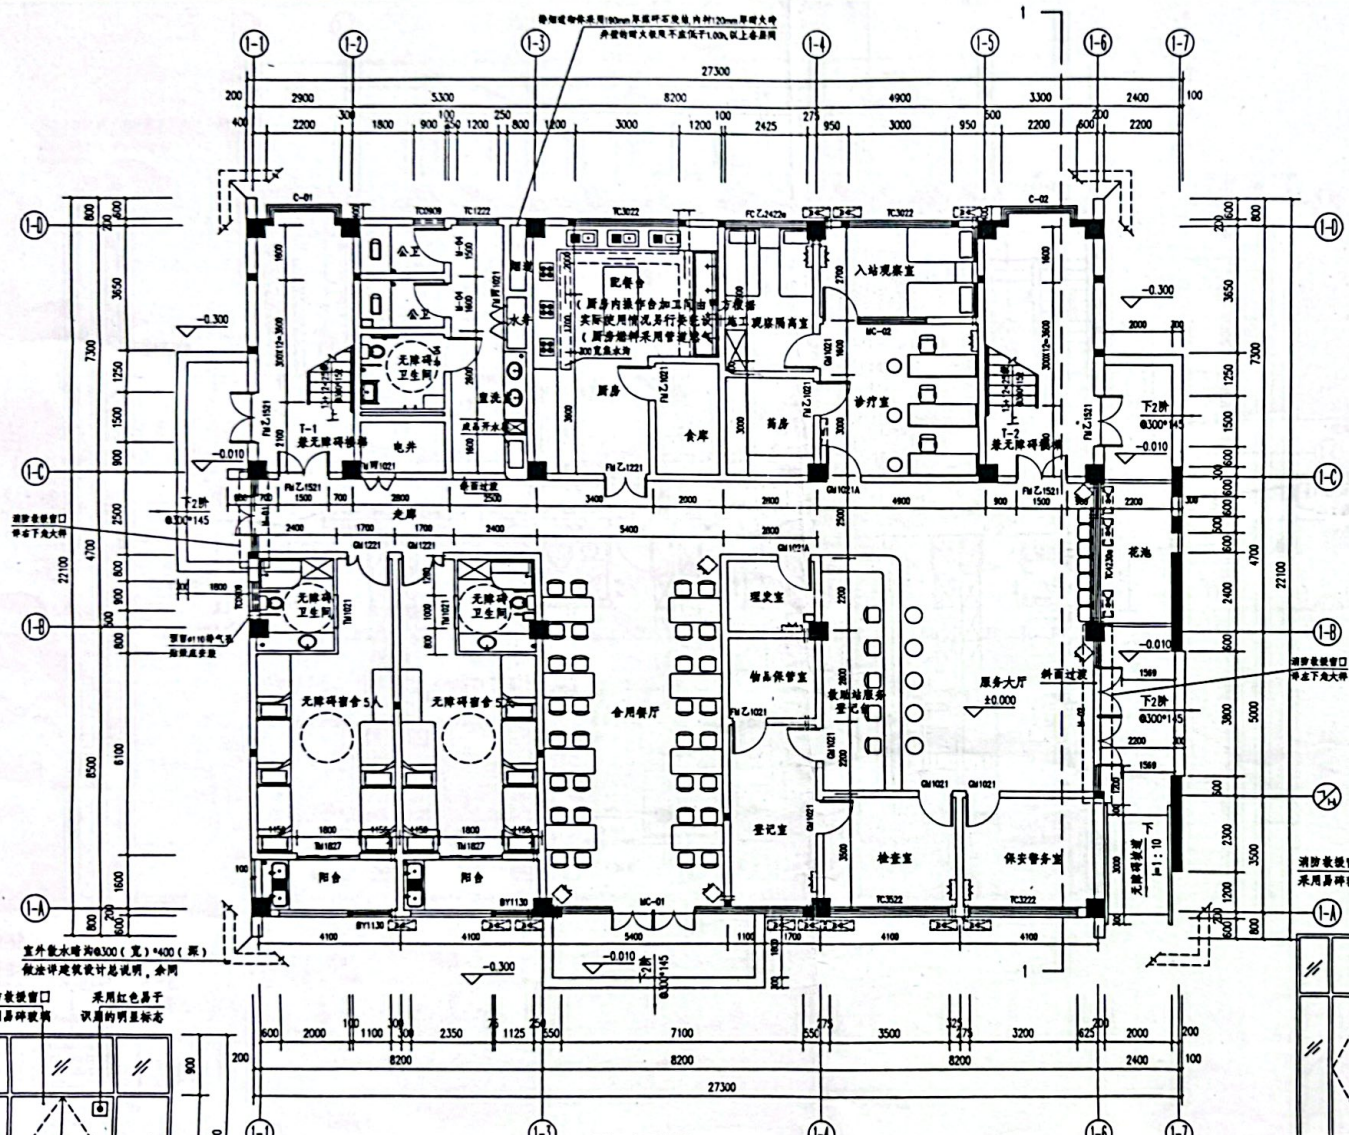



一层平面图 1:100
 本层建筑面积: 543.97 平方米, 占地面积: 543.97 平方米
 总建筑面积: 1620.11 平方米, 本层高度: 16 米, 层高: 5.0 米

- 注:
1. 上述标注的门窗均为中窗, 门窗套做法按防火门窗, 窗框及玻璃密封条均按100mm。
 2. 所有尺寸均指净尺寸, 在注明位置时指净尺寸, 具体做法按《建筑构造》(第四版) 2012 年 12 月版。
 3. 墙体厚度按 240mm, 柱、梁、板厚度按 120mm (合用) 尺寸及实际, 墙体厚度按 240mm。
 4. 所有墙体及门窗套做法, 卫生间墙体及门窗套做法按《建筑构造》(第四版) 2012 年 12 月版。
 5. 所有卫生间均设排气扇。
 6. 所有墙体及门窗套做法按《建筑构造》(第四版) 2012 年 12 月版, 消防做法按《建筑构造》(第四版) 2012 年 12 月版。
 7. 本层所有墙体厚度按 240mm。
 8. 建筑外环境雨水, 本层建筑外环境雨水, 本层所有雨水管均按 1%。

百叶窗明细表

门窗类型	门窗编号	洞口尺寸		数量	备注	备注
		宽 (mm)	高 (mm)			
平开窗	B11128	1100	2800	6	6	大窗框 04
	B11130	1100	3000	2	2	大窗框 04
	B11024	1000	2400	3	3	大窗框 04
平开窗	B11028	1000	2800	6	6	大窗框 04

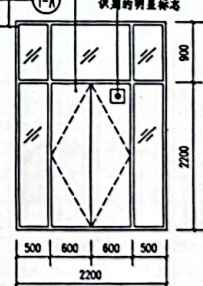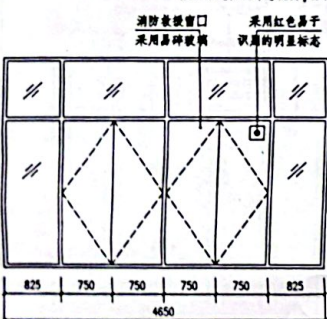

设计单位:

 福建省千亿建筑设计有限公司
 建筑工程设计甲级 城乡规划编制乙级
 风景园林专项乙级 室内装修设计甲级
 幕墙专项设计甲级 建筑装饰设计甲级

服务热线: 0595-36010855
 E-mail: 22576477@163.com
 网址: www.qyjszj.com
 0 0 : 1739818713
 微信公众号: QYJSZJ
 微信服务号: QYS88888

备注:
 本设计图纸未经规划部门同意和审图机构认可不得用于现场施工, 仅供业主建设投资前估算建设造价之参考图。

施工图审查批准单位:
 施工图审查批准书证号:

图纸专用章

注册师执业章

版本号	日期	版本号	日期
01	2016.04		
02	2016.05		


项目名称:
 惠安县社会福利中心项目设计
 子项目名称:
 救助站
 建设单位: 惠安县社会福利中心

审定	责任
项目负责人	蔡琴芸
专业负责人	蔡琴芸
审核	蔡琴芸
校对	杨志群
设计	杨龙川
制图	杨龙川

一层平面图
 百叶窗明细表


工程编号: Q2-15-117
 图别: 建筑
 图号: 03
 日期: 2016年05月

图名	二层平面图
比例	1:100
日期	2016年05月

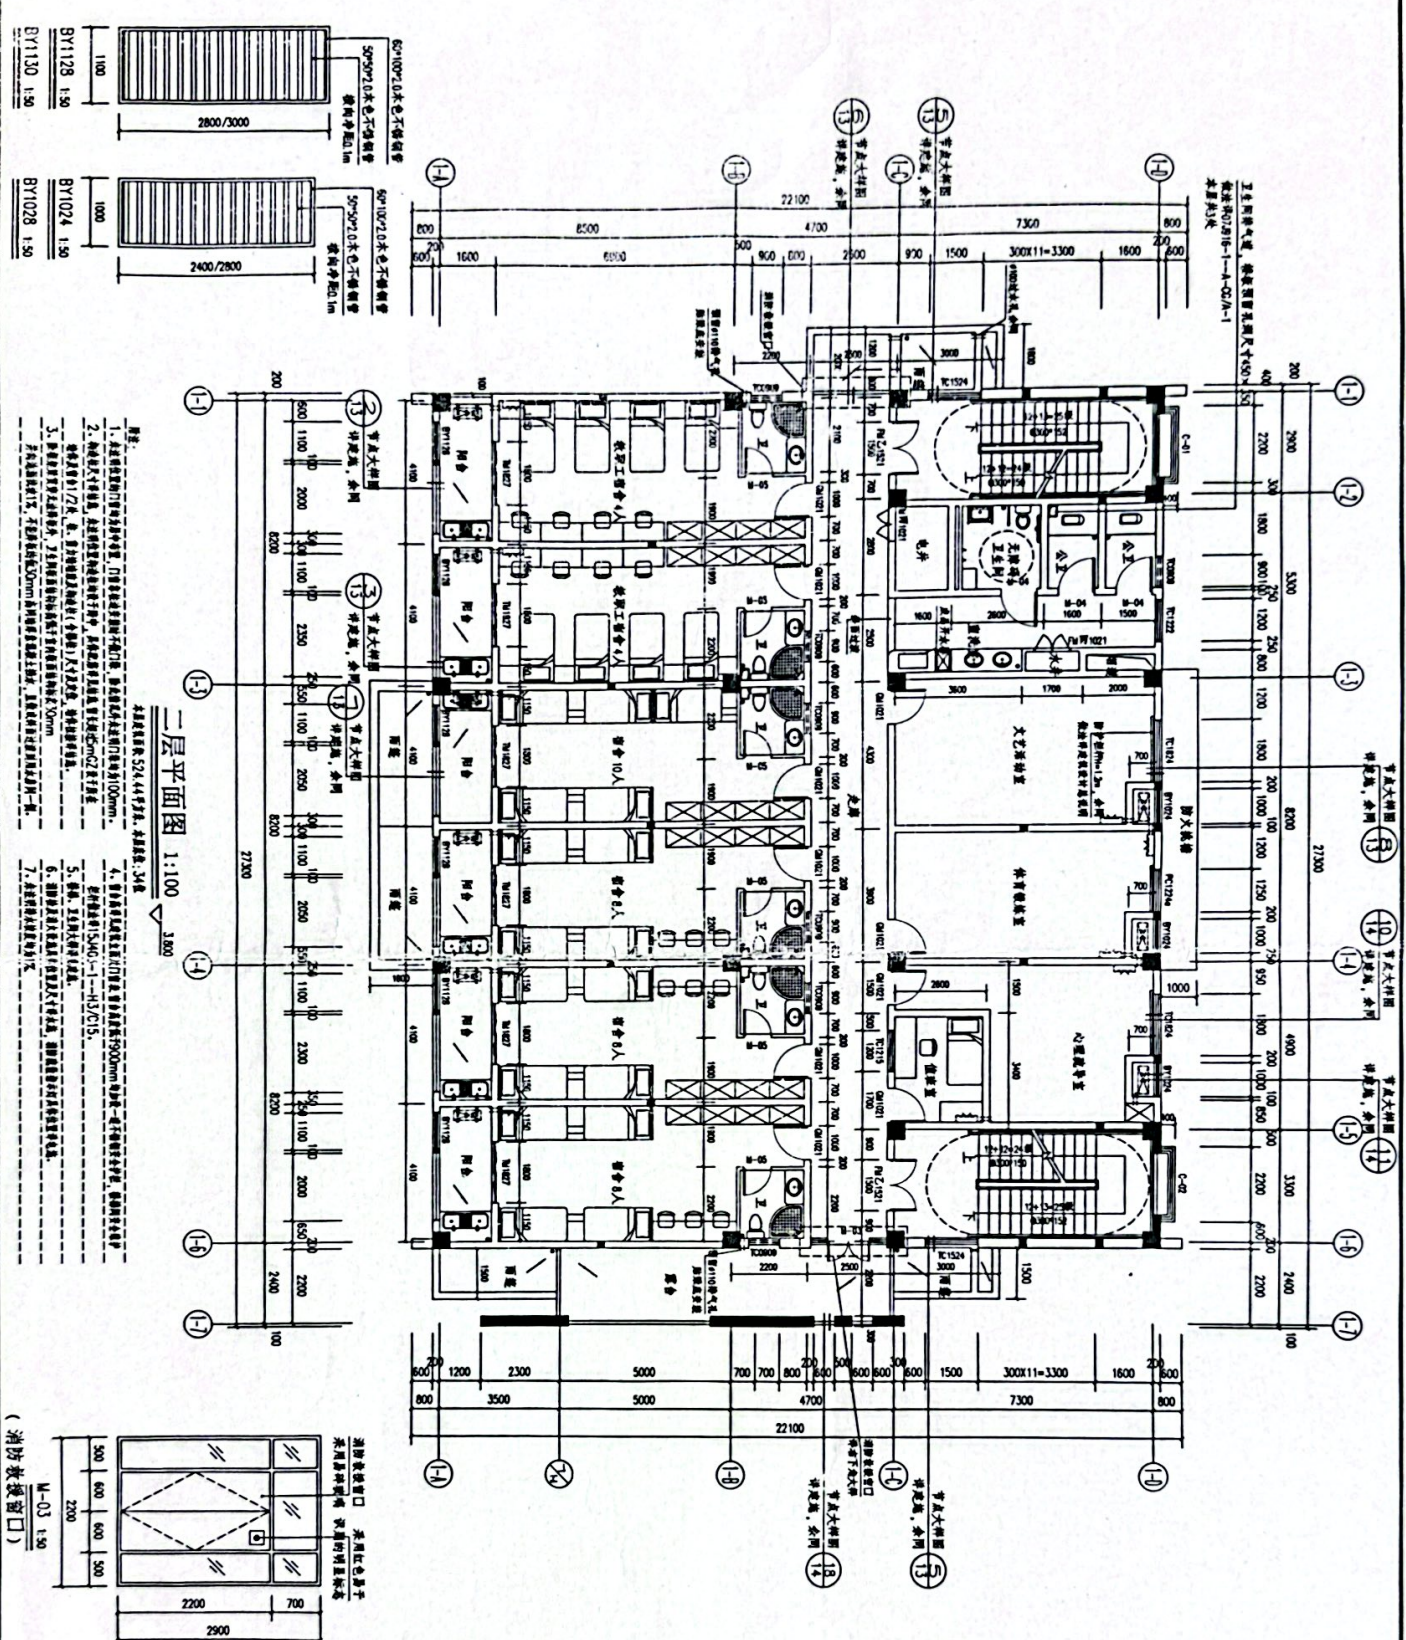

二层平面图 1:100

1. 本图是根据《建筑制图标准》(GB/T 50104-2010)的有关规定绘制的。
2. 本图是根据《建筑制图标准》(GB/T 50104-2010)的有关规定绘制的。
3. 本图是根据《建筑制图标准》(GB/T 50104-2010)的有关规定绘制的。
4. 本图是根据《建筑制图标准》(GB/T 50104-2010)的有关规定绘制的。
5. 本图是根据《建筑制图标准》(GB/T 50104-2010)的有关规定绘制的。
6. 本图是根据《建筑制图标准》(GB/T 50104-2010)的有关规定绘制的。
7. 本图是根据《建筑制图标准》(GB/T 50104-2010)的有关规定绘制的。

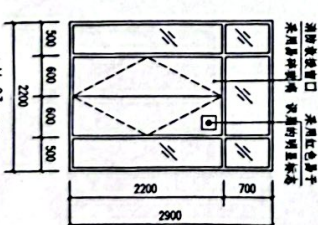

设计单位: 福建千亿建筑设计有限公司

项目负责人: 蔡志华

专业负责人: 蔡志华

校对: 蔡志华

设计: 蔡志华

审核: 蔡志华

日期: 2016年05月

工程编号: QZ-15-117

图名: 二层平面图

图号: 04

日期: 2016年05月

消防疏散窗口 (消防疏散窗口)

M-03 1:50

消防疏散窗口 采用红色房子 采用黄色边框 玻璃的列是标志

福建千亿建筑设计有限公司

福州: 鼓楼区南台大道东100号千禧中心1001室

电话: 0591-22517477

网址: www.qy12121.com

邮编: 350001

电子邮箱: qy@qy12121.com

微信公众账号: QY12121

微信服务号: QY588888

备注: 本图是根据《建筑制图标准》(GB/T 50104-2010)的有关规定绘制的。本图仅供施工参考, 不作为法律依据。如有变更, 请及时通知设计单位。

施工图审查批准书编号: 闽工图审[2016]第001号

强电专用章

注册执业章

姓名	蔡志华	身份证号	350102197801010000
职称	注册电气工程师	注册日期	2016.05

项目名称: 惠安县社会福利中心项目设计

子项目名称: 救助站

建设单位: 惠安县社会福利中心